

PROGETTO DEFINITIVO
Ai sensi del D.Lgs 50/16 e s.m.i.

Ai sensi del D.Lgs 50/16 e s.m.i.

IL COMMITTENTE IL PROGETTISTA

Committee:

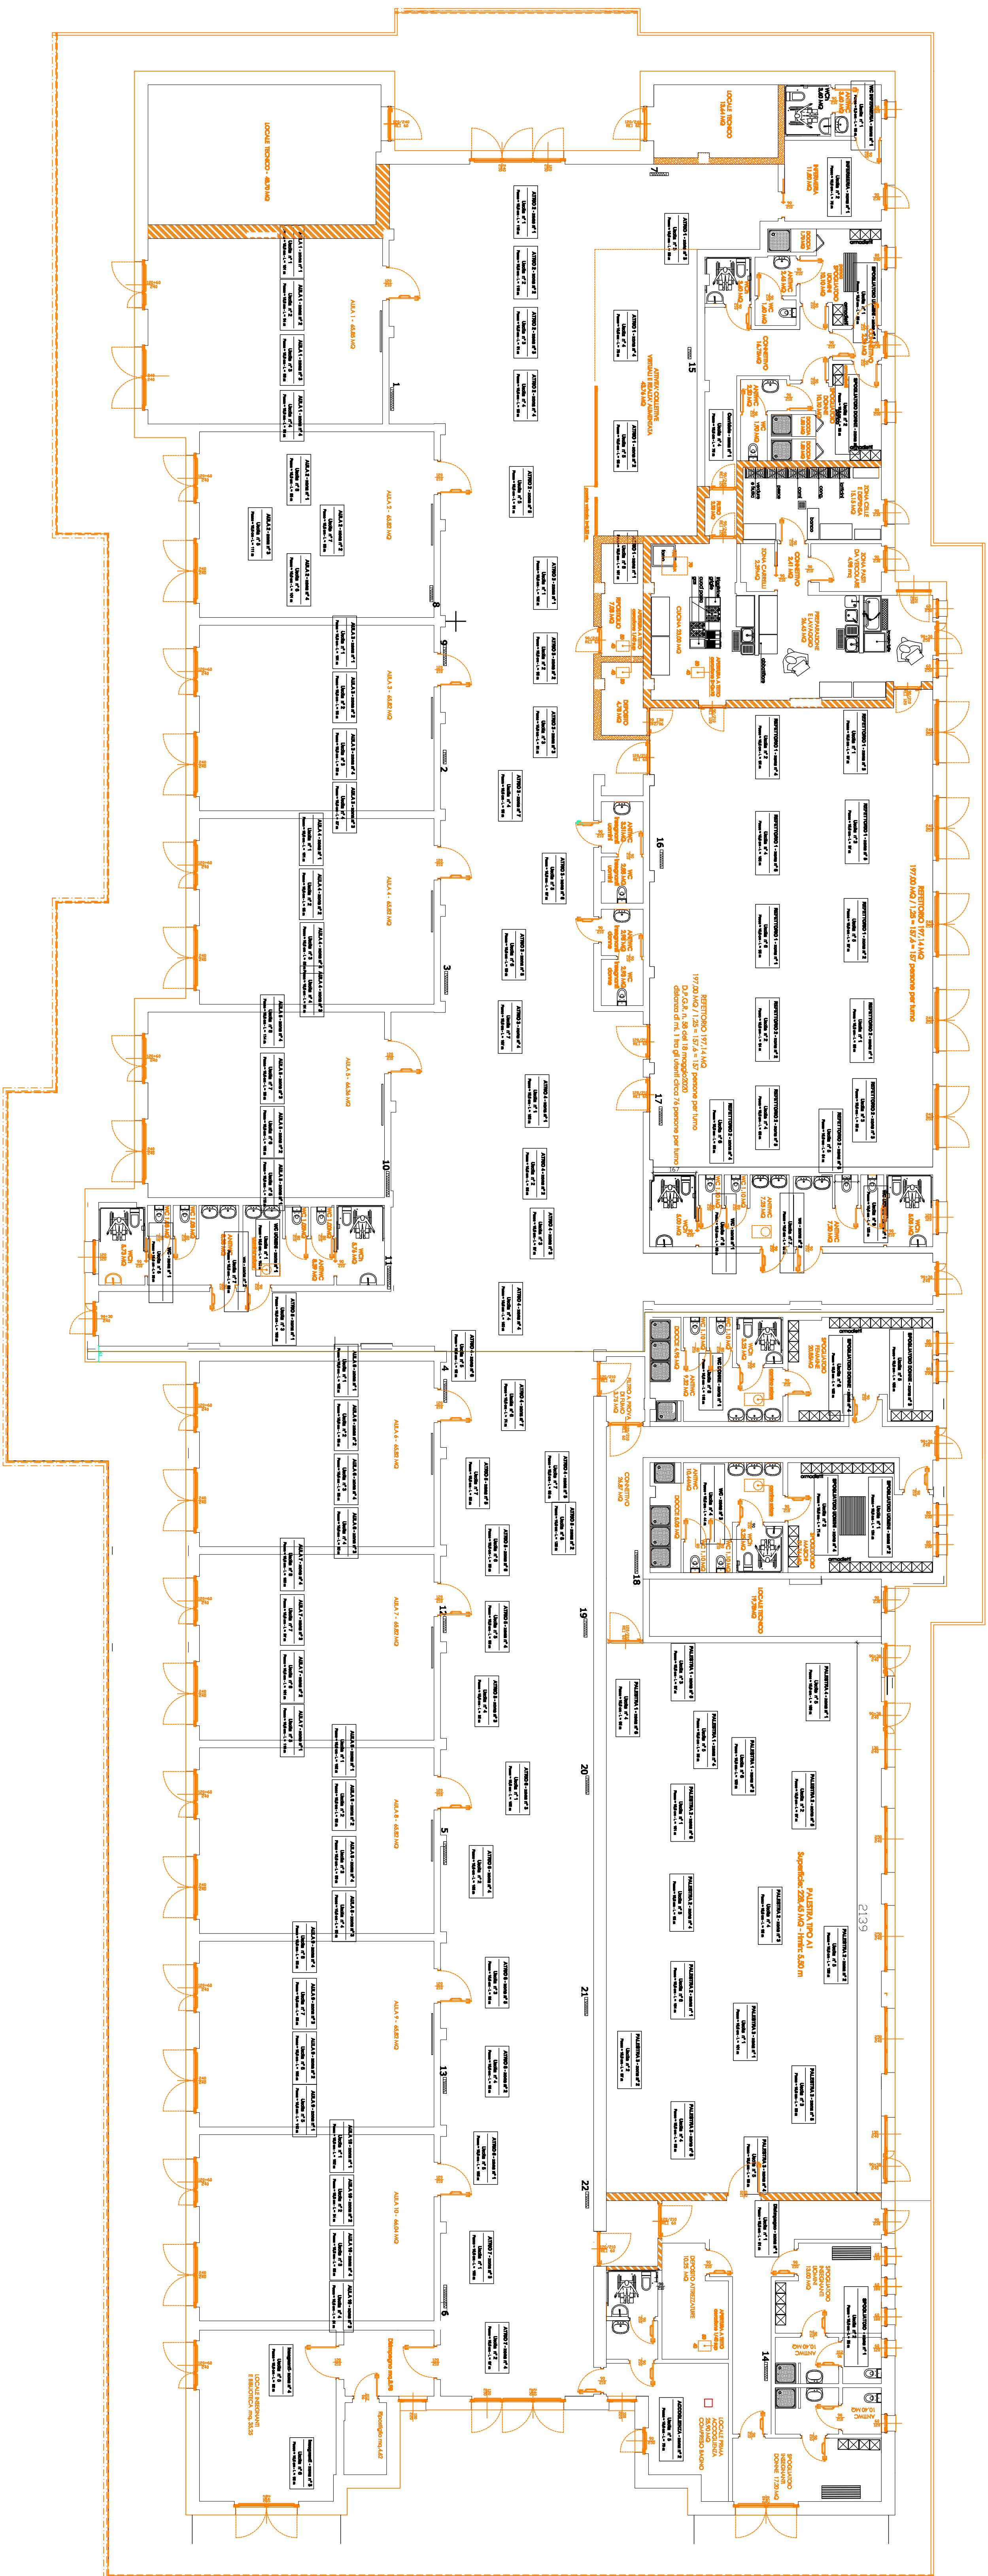
TAVOLA N° 16
SCALA 1:100

IMPIANTO RISCALDAMENTO A PAVIMENTO
Stato di progetto

DATA
Luglio 2020

PROGETTISTA	ATHERNO A R C H I T E T T O	Arturo ANDREOL
Phonza della Repubblica n. 2 - MAZZE (TV) 10058	tel./fax 011-86535001	
e-mail: lavrepubblic@comune.mazze.to.it		
SUPPORO AL R.U.P. - A R C H I T E T T O	PATRIZIA BARO	
Località Ferra n. 1 - 03080 (TV) 10070	tel./fax 011-8629406	e-mail: patrizia.barob@comune.mazze.to.it
F. B. B. B. P. 70.025 12195		
F. B. B. B. P. 70.025 12195		
F. B. B. B. P. 70.025 12195		

PIANTA PIANO TERRENO IMPIANTO RISCALDAMENTO A PAVIMENTO scala 1:100

[illegible]