


PLANIMETRIA DI CANTIERE
Illuminazione - Zona A
scala 1:50

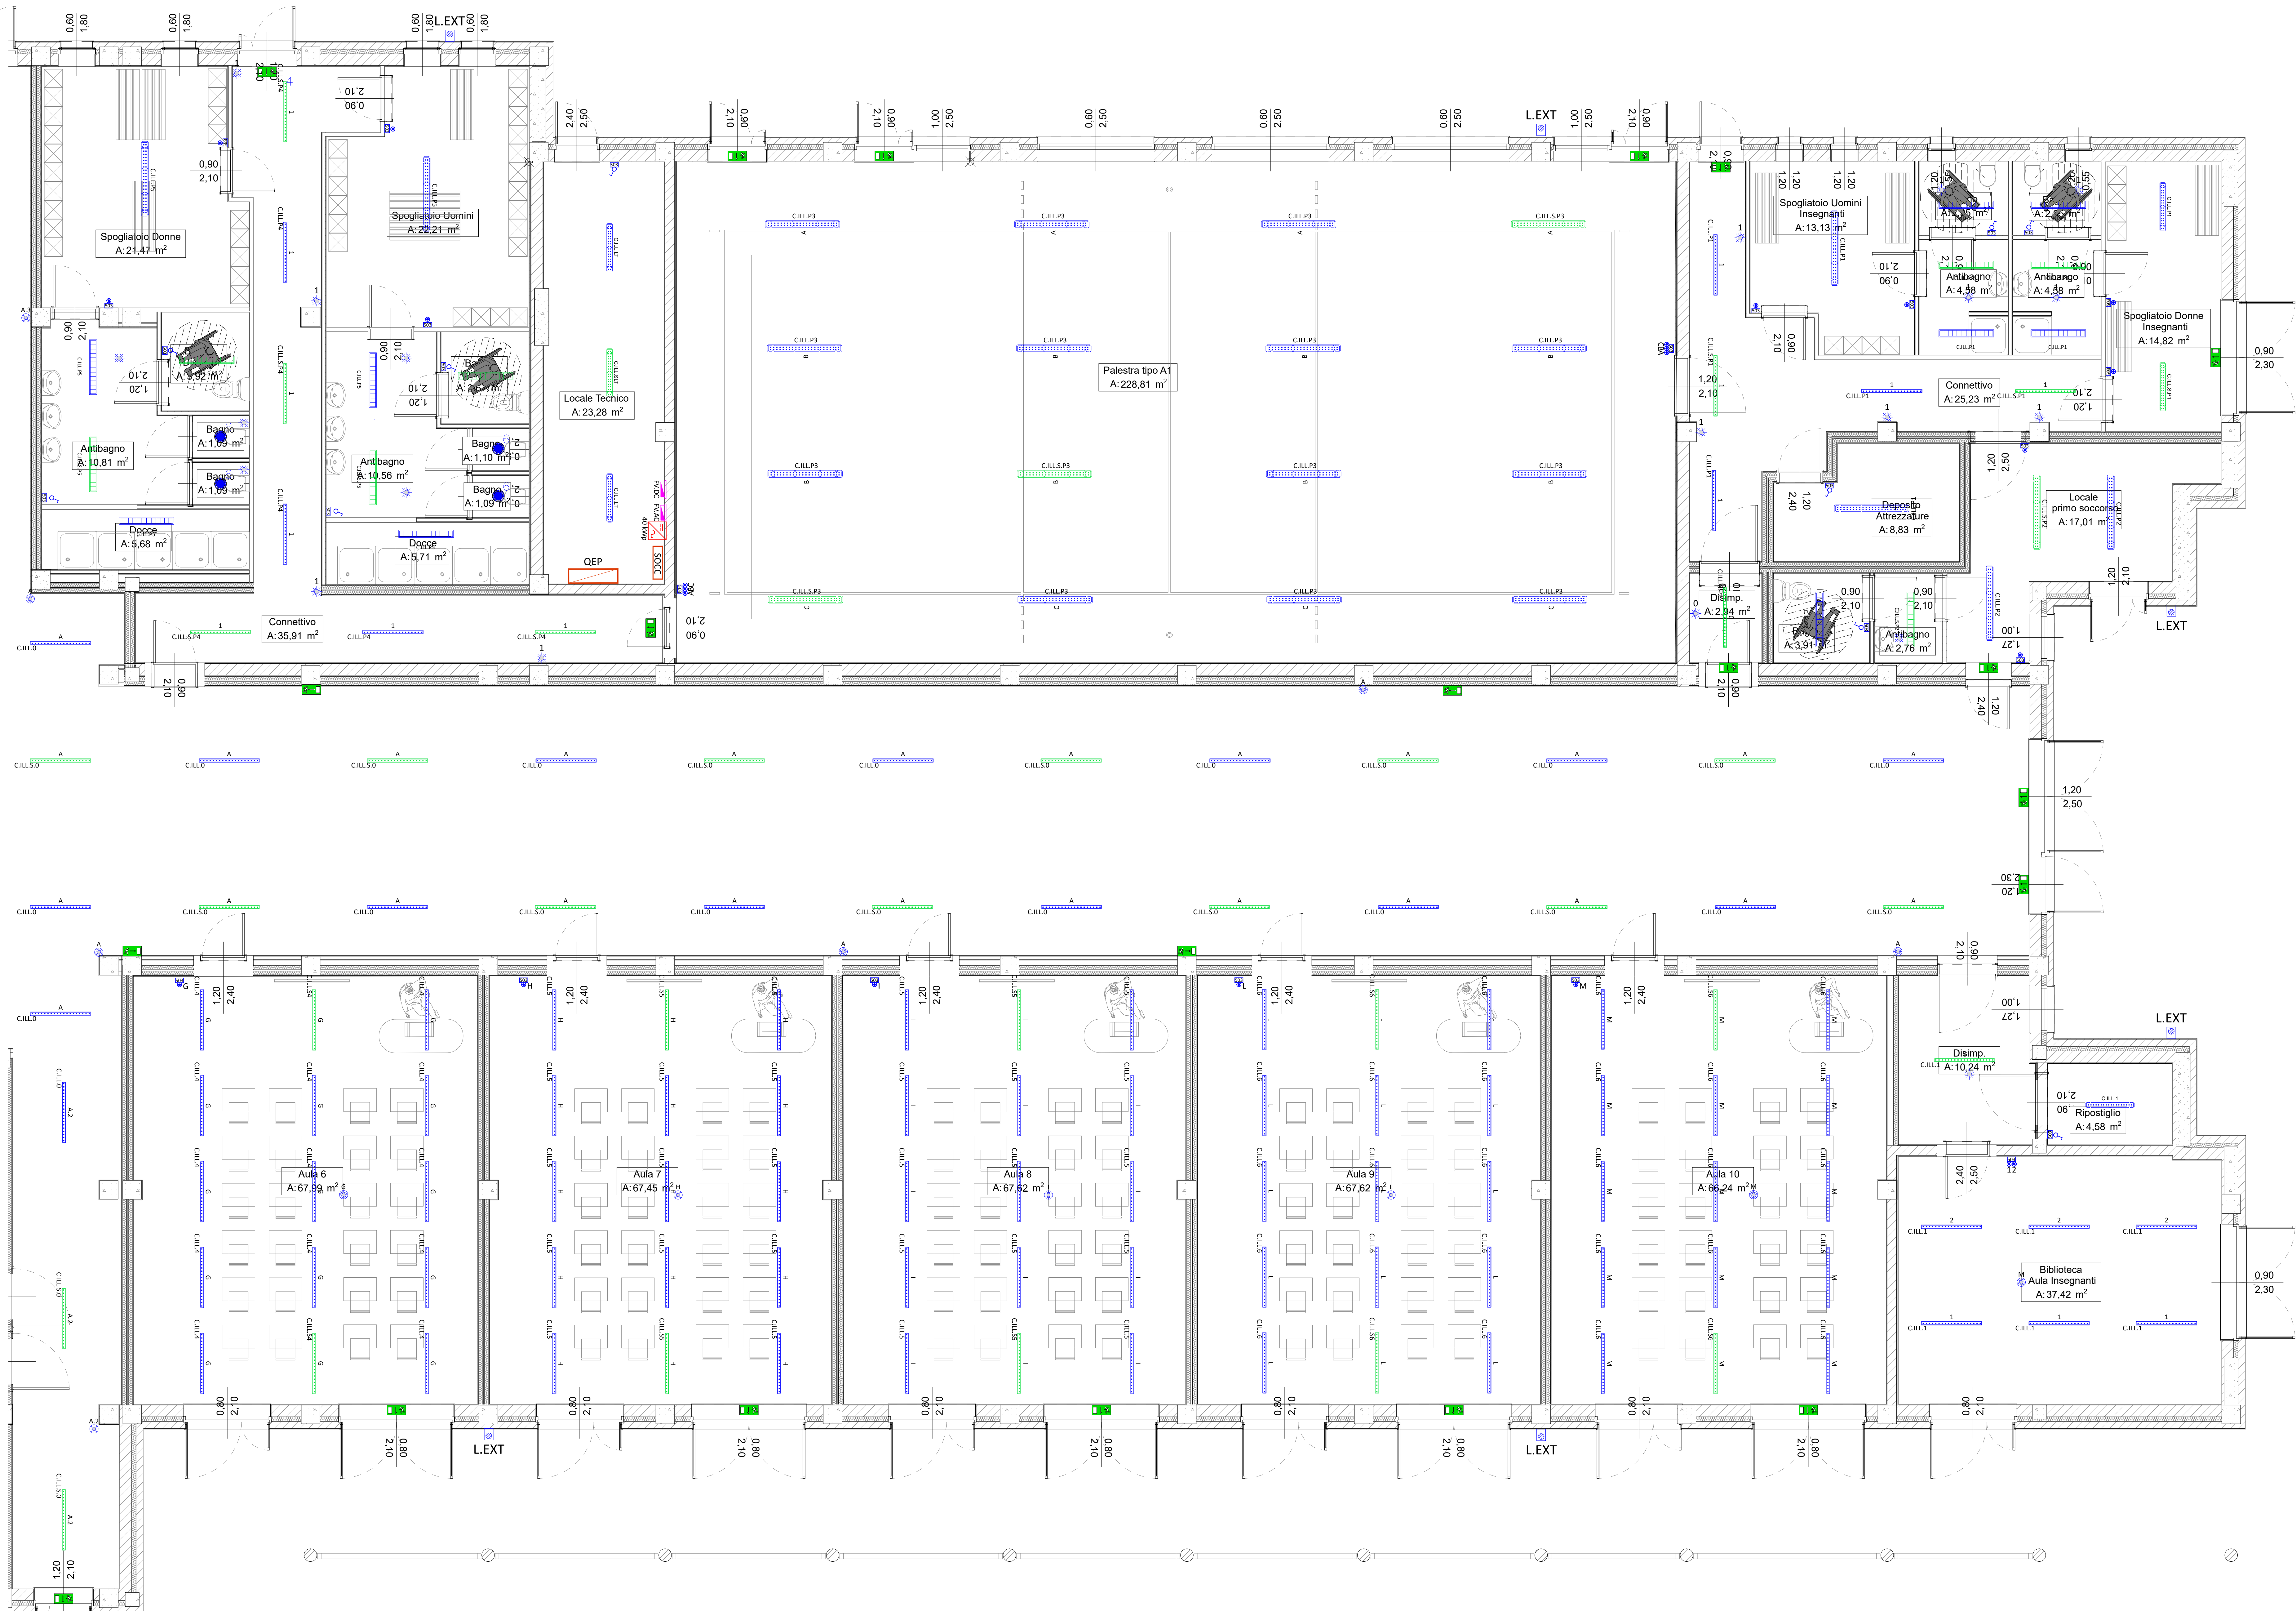

Lista lampade TIPO (Scuola Mazze)		
Indice	Codice articolo	Numero
1	AT095/L (60W)	
2	AT094/L	
3	AT095/L (60W)	
4	TX464B	
5	TX464OB	
6	EL340B	
7	EM1401B	
8	AAL1050	

LEGENDA IMPIANTI ELETTRICI	
	SCATOLA DA INCASSO 503/4/6
	LAMPADINE DI EMERGENZA CON SEGNALETICA INDICANTE VIA DI ESODO PIU' VICINA
	INTERRUTTORE UNIPOLARE E PULSANTE UNIPOLARE CON INDICAZIONE CIRCUITO DI ACCENSIONE
	SENSORE DI PRESENZA (on/off) E SENSORE DI PRESENZA E LUMINOSITA' (BMS)

FUTURA
PER L'ITALIA DI DOMANI
REGIONE PIEMONTE
TORINO METROPOLI

COMITENTE: **COMUNE DI MAZZE'**

OGGETTO: **NUOVA SCUOLA PRIMARIA UNICA - COMUNE DI MAZZE' CON SOSTITUZIONE EDILIZIA (SCUOLA PRIMARIA DELLA FRAZIONE TONENGO)**

PROGETTO FINANZIATO CON FONDI PNRR - NEXT GENERATION EU - MISSIONE 4 COMPONENTE 1 INVESTIMENTO 3.3 CUP D38E18000090006

LOCALITA' DELL'INTERVENTO: **COMUNE DI MAZZE' (TO), VIA CASTONE**

FASE PROGETTUALE: **PROGETTO ESECUTIVO**

ARCHIVO: **5470 160 IEL 002 ESE 00**

TITOLO ELABORATO: **IMPIANTO DI ILLUMINAZIONE ZONA - A -**

SCALA: **1 : 50**

DATA: **Loranzè, Giugno 2023**

CODICE	AMBITO PROGETTUALE	RESPONSABILE CIVILE	REDAZIONE	VERIFICATO	REDAZIONE	APPROVATO	REV.	DATA	NOTE
ARC	ARCHITETTURA E STRUTTURE	ARCH. A. GONZALEZ	ARCH. A. GONZALEZ	ARCH. A. GONZALEZ	ARCH. A. GONZALEZ	ARCH. A. GONZALEZ	0	06/2023	EMERSONE
ESP	ESPOSIZIONE	ESP. A. GONZALEZ	ESP. A. GONZALEZ	ESP. A. GONZALEZ	ESP. A. GONZALEZ	ESP. A. GONZALEZ	0	06/2023	EMERSONE
ELI	ELABORAZIONE	ELI. A. GONZALEZ	ELI. A. GONZALEZ	ELI. A. GONZALEZ	ELI. A. GONZALEZ	ELI. A. GONZALEZ	0	06/2023	EMERSONE
IMP	IMPIANTO ELETTRICO E SPORCHI	IMP. A. GONZALEZ	IMP. A. GONZALEZ	IMP. A. GONZALEZ	IMP. A. GONZALEZ	IMP. A. GONZALEZ	0	06/2023	EMERSONE
SEC	SECUREZZA	SEC. A. GONZALEZ	SEC. A. GONZALEZ	SEC. A. GONZALEZ	SEC. A. GONZALEZ	SEC. A. GONZALEZ	0	06/2023	EMERSONE
STR	STRUTTURE E IMPIANTAZIONE	STR. A. GONZALEZ	STR. A. GONZALEZ	STR. A. GONZALEZ	STR. A. GONZALEZ	STR. A. GONZALEZ	0	06/2023	EMERSONE
VAL	VALUTAZIONE AMBIENTALE	VAL. A. GONZALEZ	VAL. A. GONZALEZ	VAL. A. GONZALEZ	VAL. A. GONZALEZ	VAL. A. GONZALEZ	0	06/2023	EMERSONE
EST	COLLABORAZIONE ESTERNA	EST. A. GONZALEZ	EST. A. GONZALEZ	EST. A. GONZALEZ	EST. A. GONZALEZ	EST. A. GONZALEZ	0	06/2023	EMERSONE

PROGETTISTA: **Dott. Ing. Gianluca ODETTO**
N° 7269 / ALDO INGEGNERI
PROVINCIA DI TORINO

COMPROGETTISTA:

IL DIRETTORE TECNICO: **Dott. Ing. Gianluca ODETTO**

TIMBRE:

ISO 9001
CERTIFICATO
1728549

oice