




SEZIONE S-01
scala 1:100

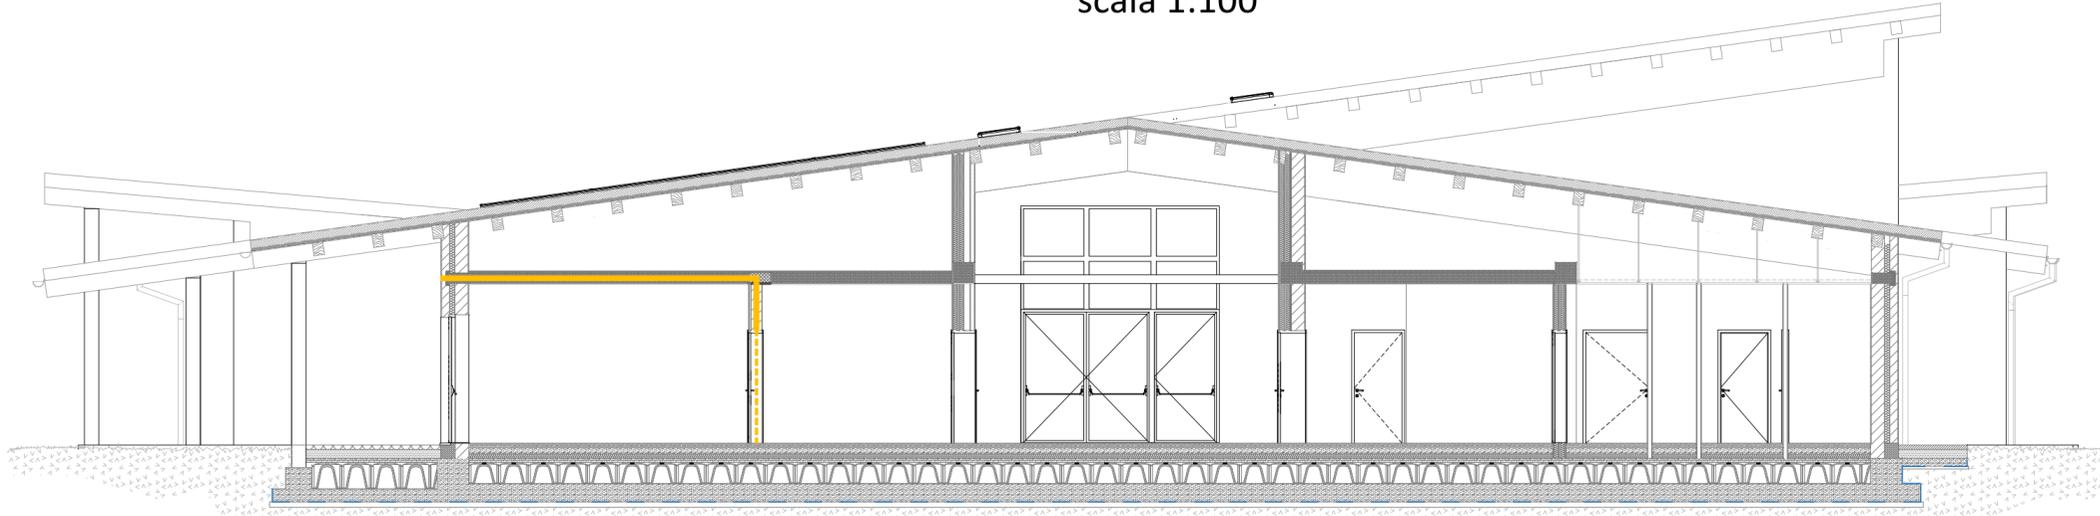

SEZIONE S-03
scala 1:100

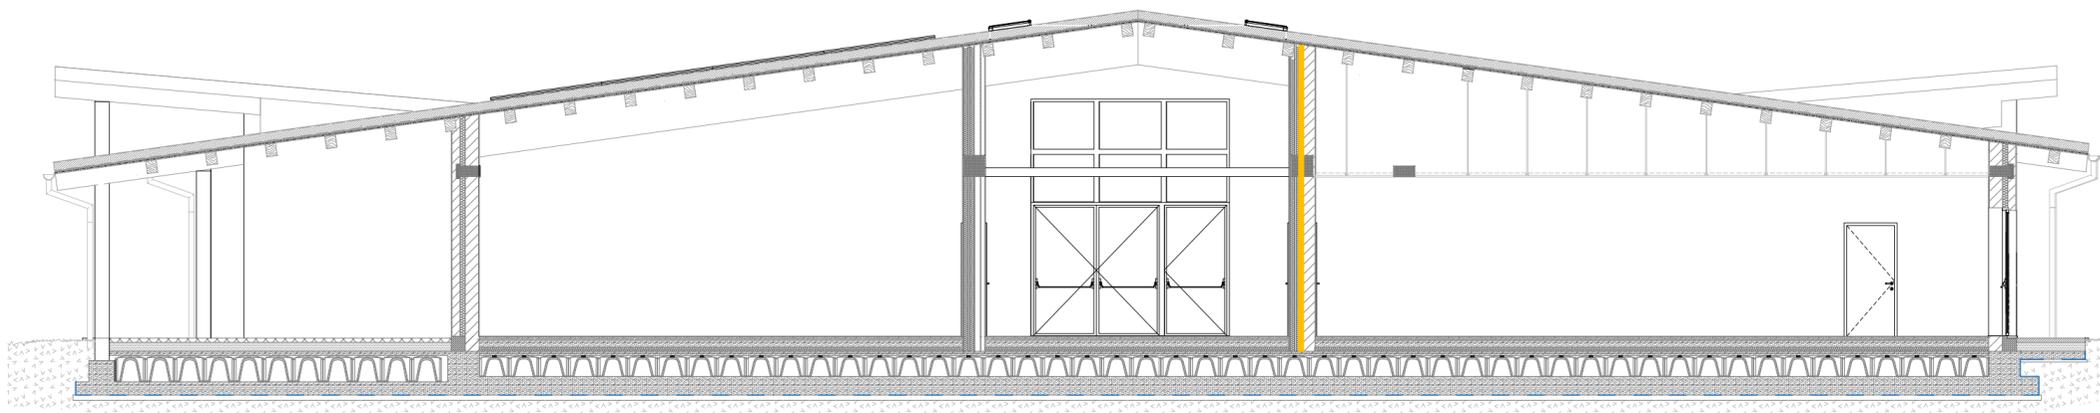

SEZIONE S-05
scala 1:100

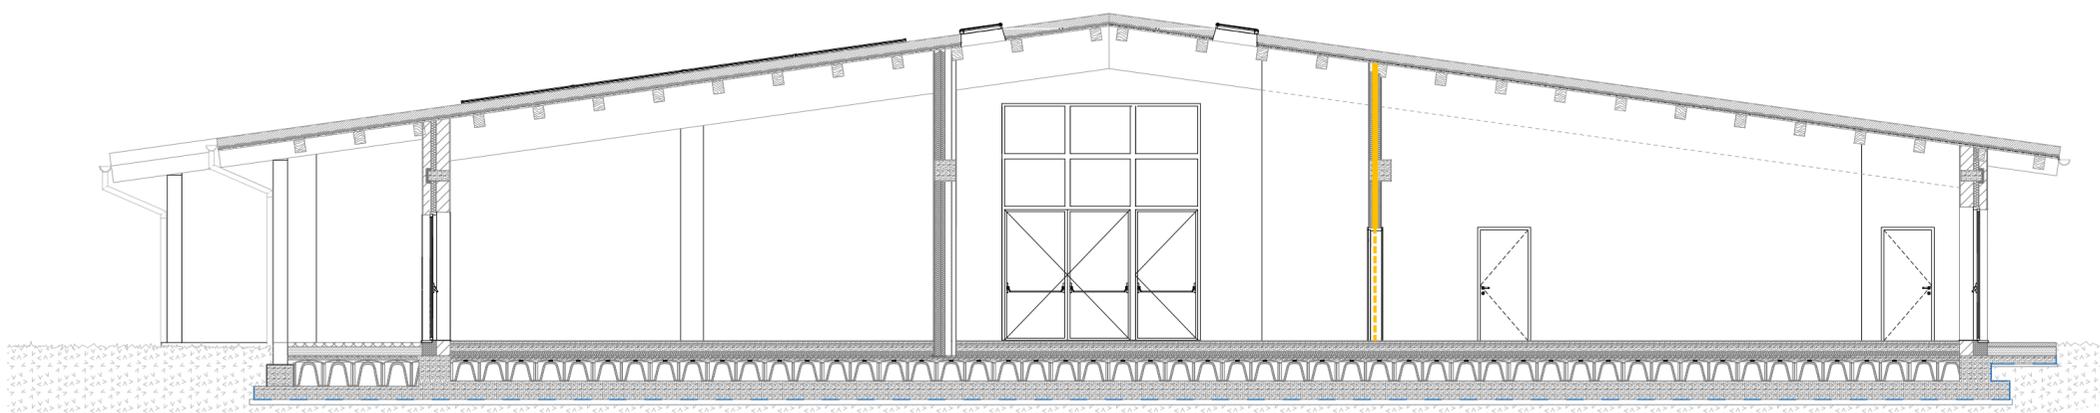

LEGENDA APPRESTAMENTI ANTINCENDIO:

- SEPARAZIONE EI 120
- SEPARAZIONE EI 60
- PORTA EI 120
- PORTA EI 60

CLASSE DI RESISTENZA AL FUOCO DELLE STRUTTURE PARI A R60



SERTEC
SINCE 1968
ENGINEERING CONSULTING s.r.l.



FUTURA
Finanziato dall'Unione europea NextGenerationEU



LA SCUOLA PER L'ITALIA DI DOMANI
Ministero dell'Istruzione e del Merito



Italiadomani
PARADIGMA DI SPESA E RISULTATO



REGIONE PIEMONTE



TORINO METROPOLI

COMMITTENTE: **COMUNE DI MAZZE'**

OGGETTO: **NUOVA SCUOLA PRIMARIA UNICA - COMUNE DI MAZZE' CON SOSTITUZIONE EDILIZIA (SCUOLA PRIMARIA DELLA FRAZIONE TONENGO)**
 PROGETTO FINANZIATO CON FONDI PNRR - NEXT GENERATION EU - MISSIONE 4 COMPONENTE 1 INVESTIMENTO 3.3 CUP D38E18000090006

LOCALITÀ DELL'INTERVENTO: **COMUNE DI MAZZE' (TO), VIA CASTONE** CODICE AREA: **VVF**

FASE PROGETTUALE: **PROGETTO ESECUTIVO** N° ELABORATO: **003**

ARCHIVIO: 5470 | 160 | VVF | 002 | ESE | 00 SCALA: 1:100

TITOLO ELABORATO: **APPRESTAMENTI ANTINCENDIO SEZIONI** DATA: **Loranzè, Giugno 2023**

CONTROLLO QUALITA' ELABORATI				REDATTO	VERIFICATO	RIESAMINATO	APPROVATO	REV	DATA	NOTE
CODICE	AMBITO PROGETTUALE	RESPONSABILE D'AREA	RESP. AREA	RESP. AREA	COORDINATORE	RESP. PROG.	RESP. PROG.			EMISSIONE
ARC	ARCHITETTURA ED EDILIZIA	Arch. A. DEMARIA - Arch. M. DI PERNA	G.B.	-	-	-	-	0	06/2023	-
GEO	AMBIENTE E TERRITORIO	Geol. P. CAMBULI	-	-	-	-	-	1	-	-
IDR	IDRAULICA	Ing. M. VERNETTI ROSINA	-	-	-	-	-	2	-	-
IEL	IMPIANTI ELETTRICI E SPECIALI	Ing. G. ZAPPALÀ	-	-	-	-	-	3	-	-
IME	IMPIANTI FLUIDO MECCANICI	Ing. A. BREGOLIN	-	-	-	-	-	4	-	-
SIC	SICUREZZA	Ing. E. MORTELLO	-	-	-	-	-	5	-	-
STR	STRUTTURE E INFRASTRUTTURE	Ing. A. VACCARONE - Geom. F. TONINO	-	-	-	-	-	6	-	-
VVF	PREVENZIONE INCENDI	Ing. A. BREGOLIN	-	A.B.	-	-	-	7	-	-
EXT	COLLABORATORI ESTERNI	-	-	-	-	-	-	8	-	-
								9	-	-

PROGETTISTA:

Dott. Ing. Gianluca ODETTO
N° 7269 J ALBO INGEGNERI
PROVINCIA DI TORINO

TIMBRO:



COPROGETTISTA:

TIMBRO:





Strada Provinciale 222, n°31
10010 Loranzè (TO)
TEL. 0125.1970499 FAX 0125.564014

e-mail: info.sertec@sertec-engineering.com
www.sertec-engineering.it

IL DIRETTORE TECNICO:
Dott. Ing. Gianluca ODETTO